



皓钧工程设计有限公司

设计证书及编号：
建筑行业（建筑工程）乙级 A221015593

沈阳市苏家屯区

本图无本院图纸专用章无效

图纸专用章

邵武市自然资源局
规划审核专用章
2026年4月17日

沈阳市工程勘察设计单位出图专用章
皓钧工程设计有限公司
证书编号 A221015593 资质等级 乙级
业务范围 建筑行业（建筑工程）
有效期至 2029年09月19日

图审机构印章

中华人民共和国一级注册建筑师
姓名：孟宪伟
注册号：2101559-008
有效期至：至2026年5月

委托单位：

邵武市总医院


项目名称：

邵武市总医院电梯采购及安装项目
邵武市水北镇铁路医院加装电梯工程

图纸名称：

总平面图

职务	姓名	签字
法定代表人	邵子春	邵子春
技术总负责人	李春宝	李春宝
项目总负责人	孟宪伟	孟宪伟
专业负责人	李春宝	李春宝
专业注册师	李春宝	李春宝
审定人	张浩然	张浩然
审核人	黄艳	黄艳
校对	张浩然	张浩然
设计人	张浩然	张浩然
设计编号	***	
图别	总图	
图号	09	
比例	1:100	
日期	2025.03	
版本	01	

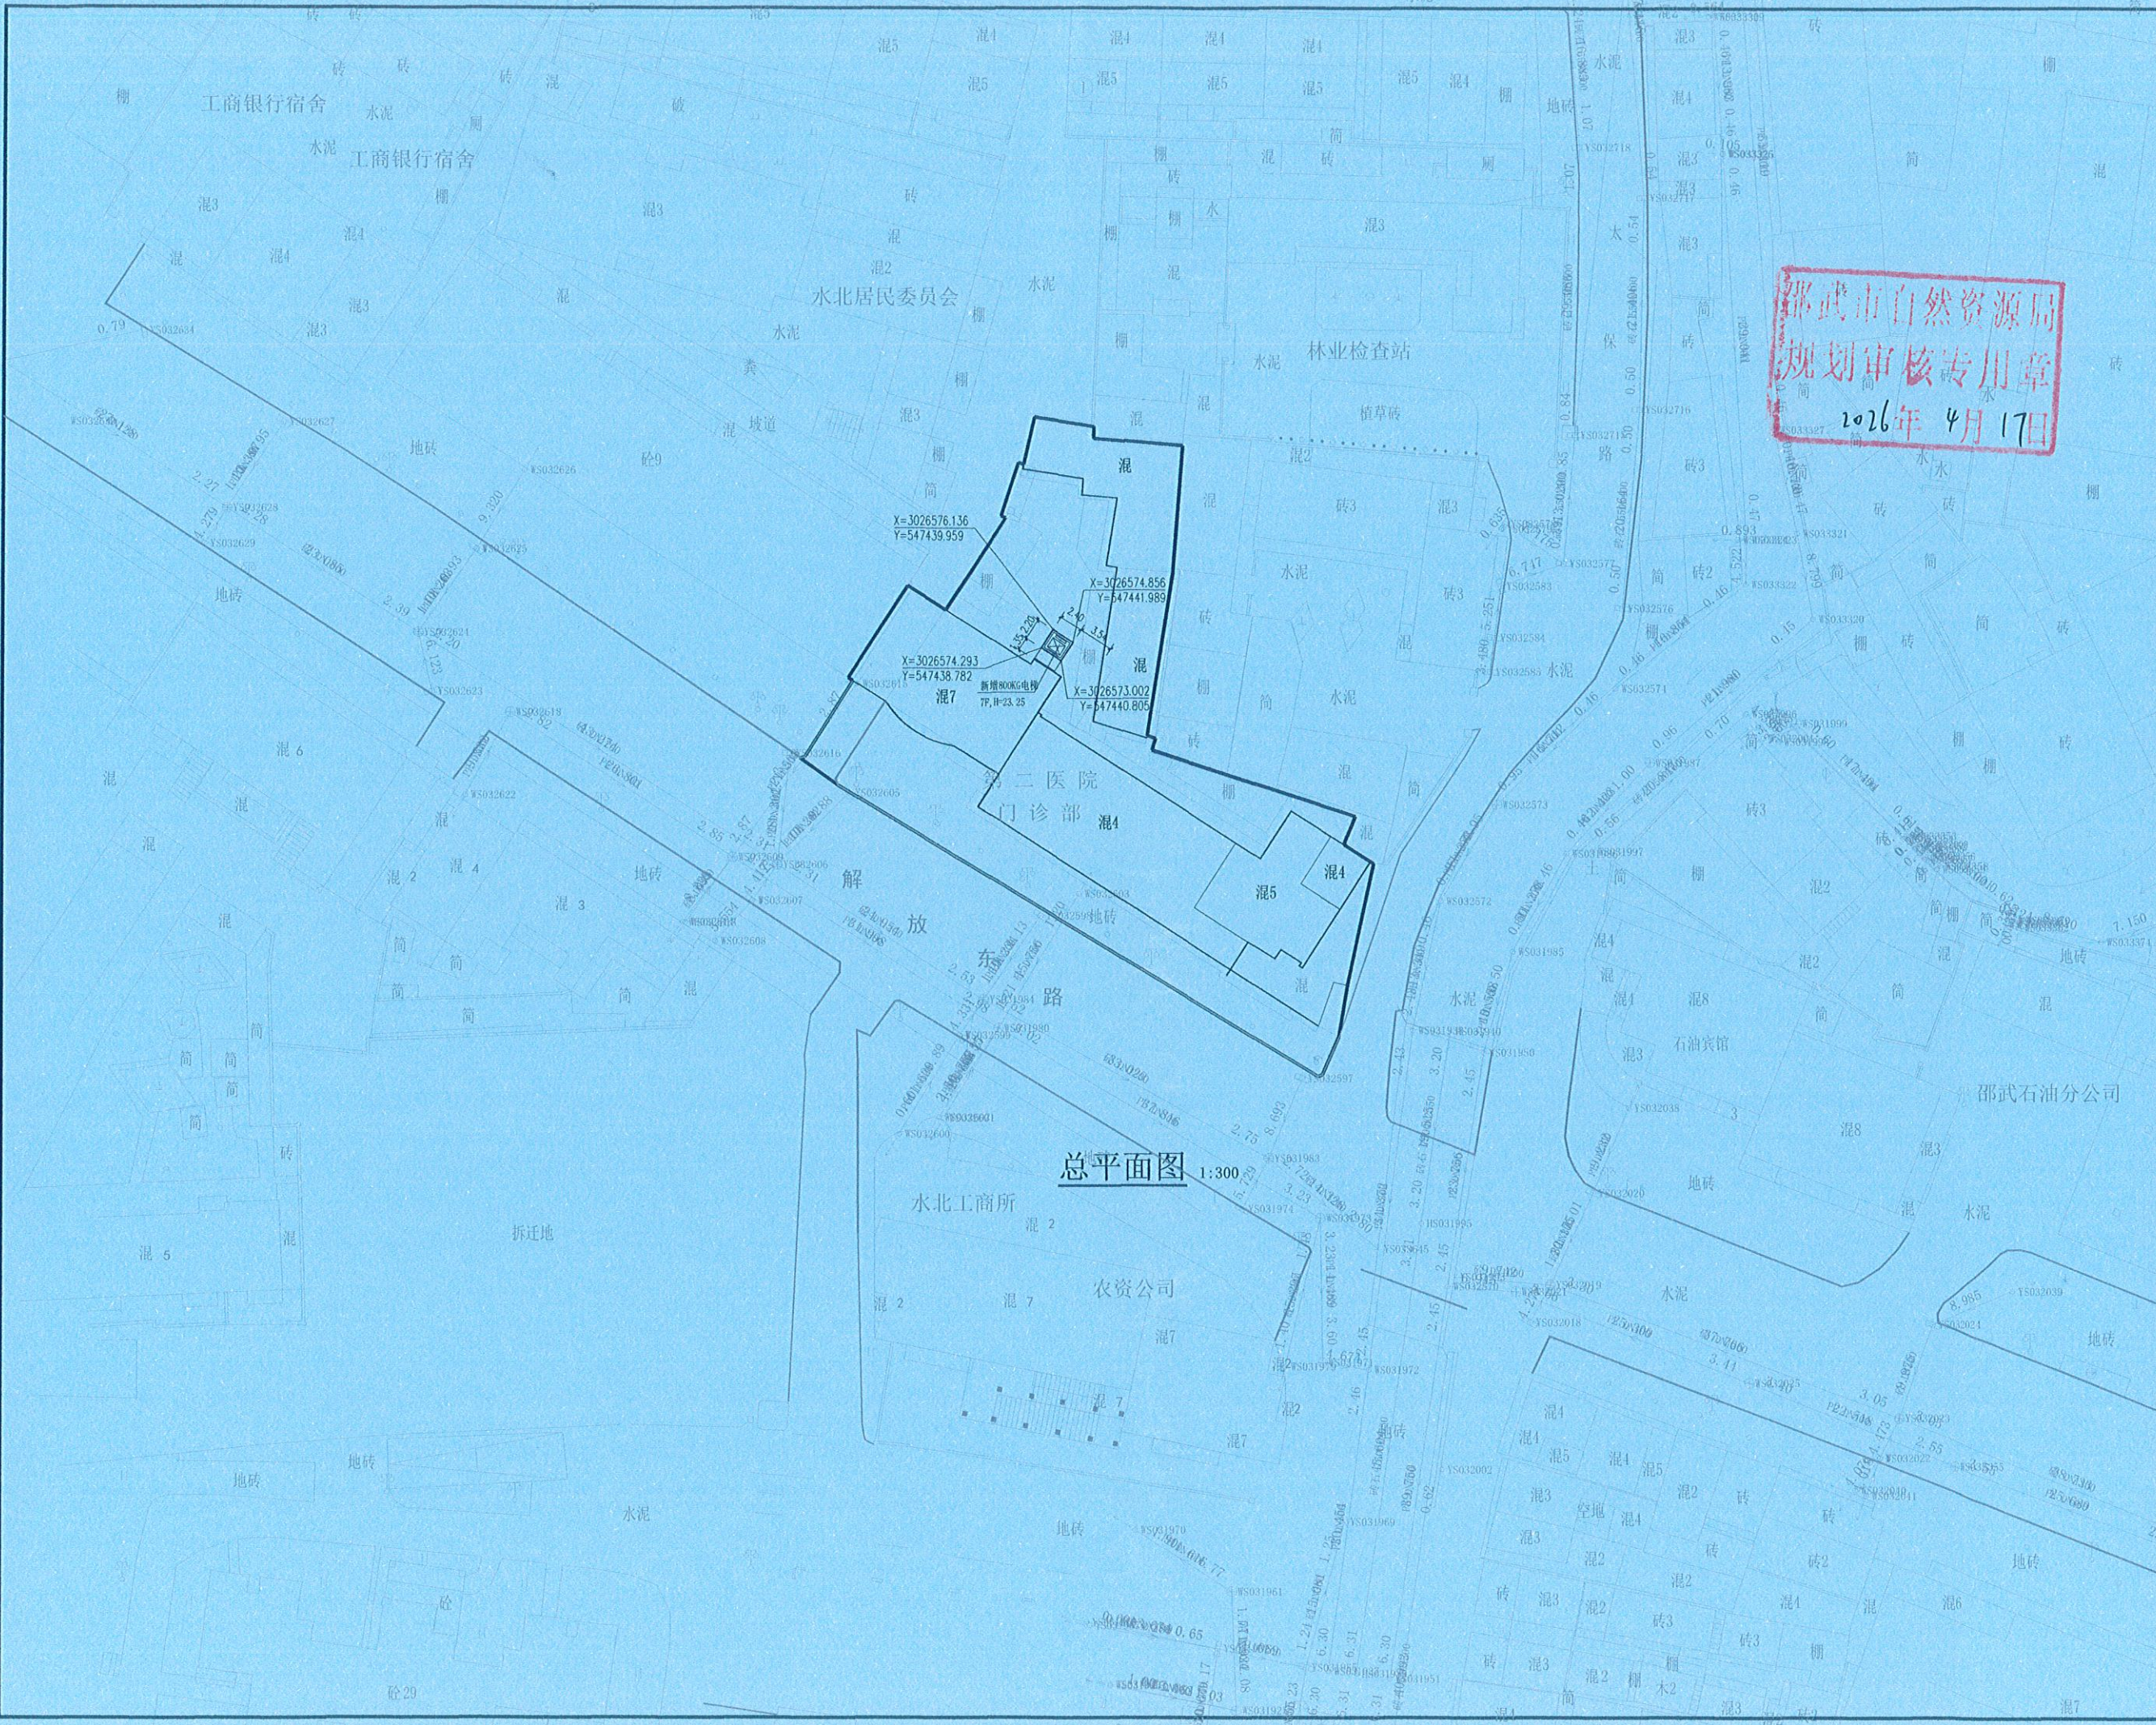

总平面图 1:300